

- 1

= PVC 线槽

40×20mm
- 2a

= PVC线管

20mm
- 2b

= PVC线管

16mm
- 3

= PVC电缆
- 4

= PVC 线槽

60×40mm
- B

= 分线盒

- 控制配电箱

A1
- 照明配电箱

A2
- 开关面板


S1-S3
- 电源供电点

POS
- 电机插座

M1
- 白炽灯

L1-L3
- 五孔插座

P

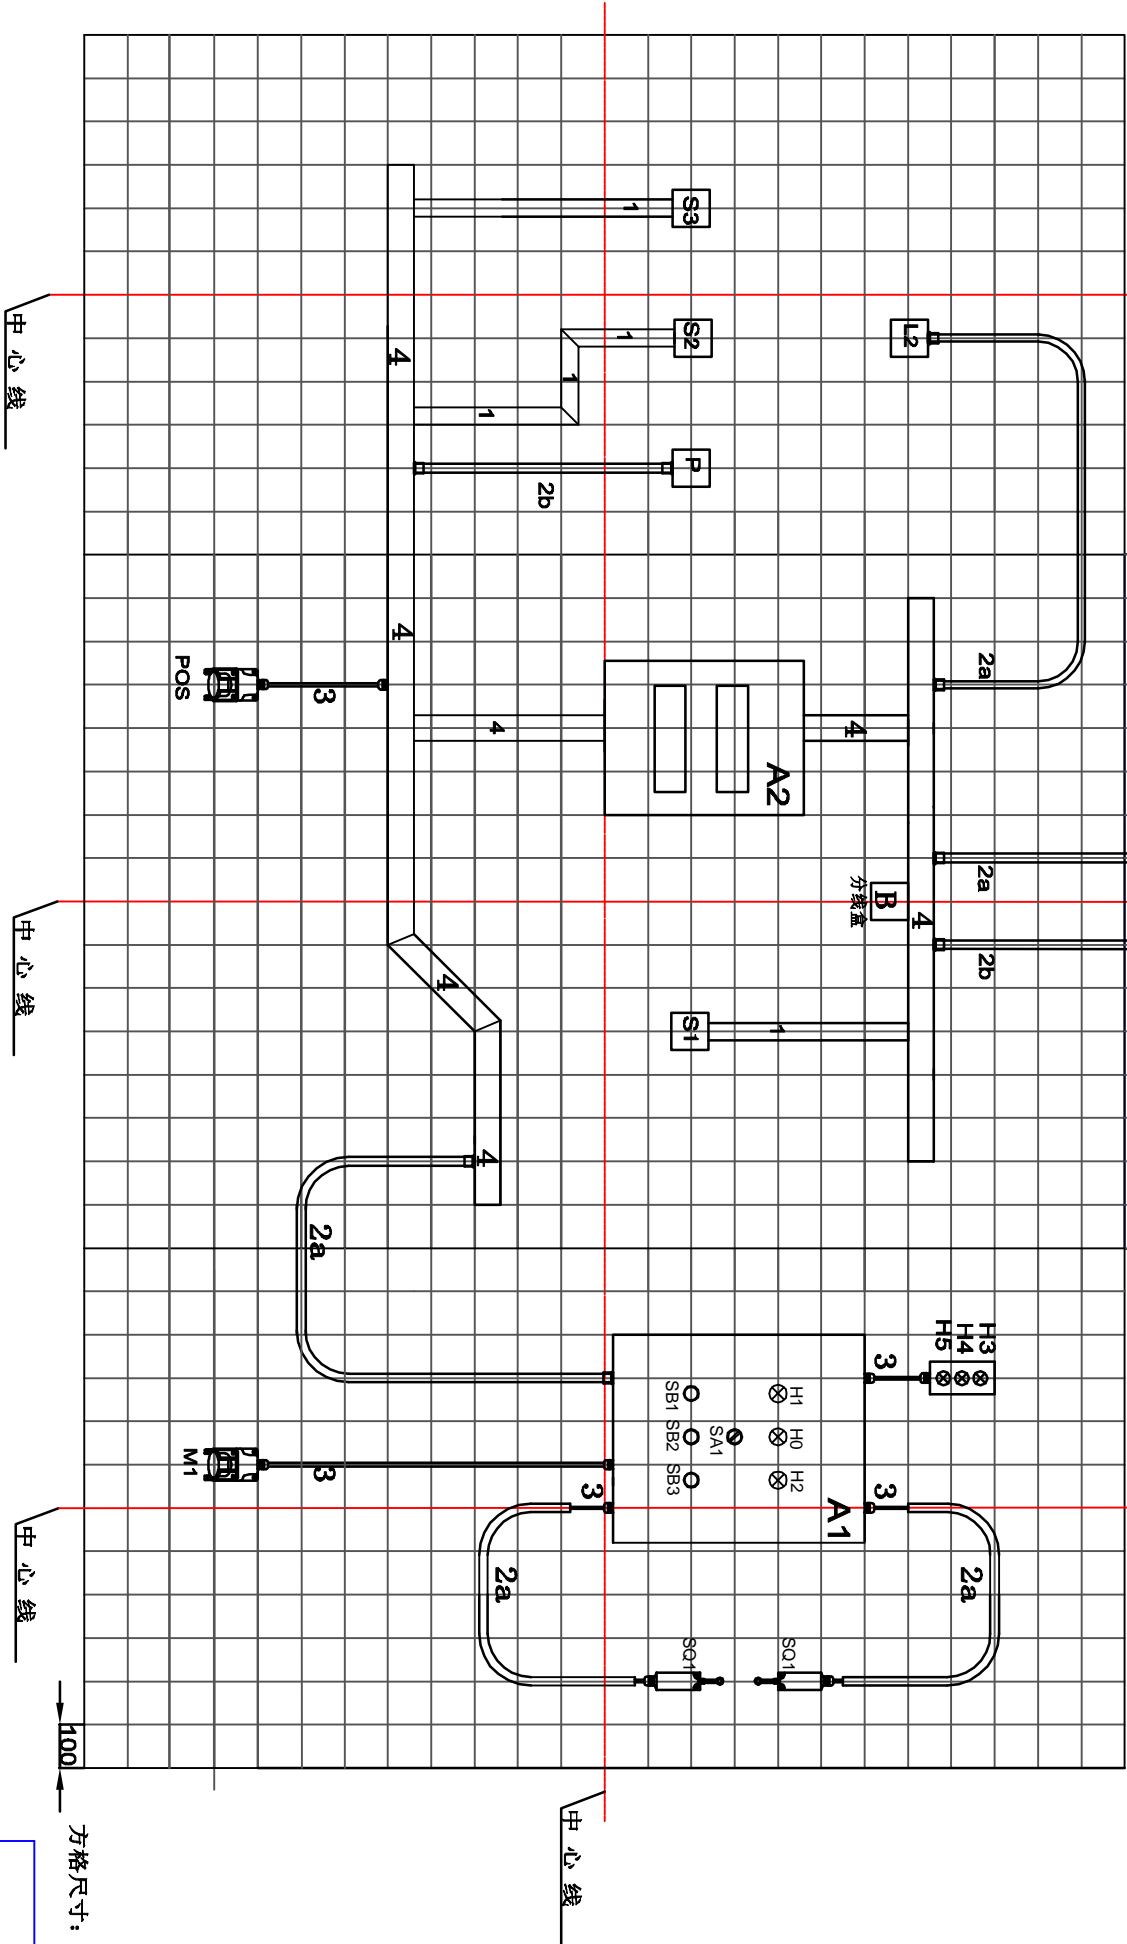

方格尺寸：100*100mm

中华人民共和国第一届职业技能大赛

甘肃选拔赛样题

模块：模块—DLD5-1214F电气设备安装			图号：		
比例：1:1	日期：2020年8月	纸张:A3	版本：1.2		
绘图人：电气装置技术专家组			页码：1		
描述：模块—施工布局图			Appd: CN	Sign:	